

PLANTA BAIXA - OPÇÃO 01

1 : 50

PROJETO: ARQº. GUSTAVO BARRIVIERA - CREA 14.090/D-GO

OBRA: CHALÉS

PROPRIETÁRIO: ESTÂNCIA ÁGUAS DO ITIQUIRA

ASSUNTO: PLANTA BAIXA - OPÇÃO 01

ESCALA: 1 : 50

ÁREA TÉRREO

57,24M²

REVISÃO

RI

DATA

20 DE NOVEMBRO DE 2009

DIREITOS AUTORAIS RESERVADOS - LEI 5194/66


ARQUIVO

073

PRANCHA

A101




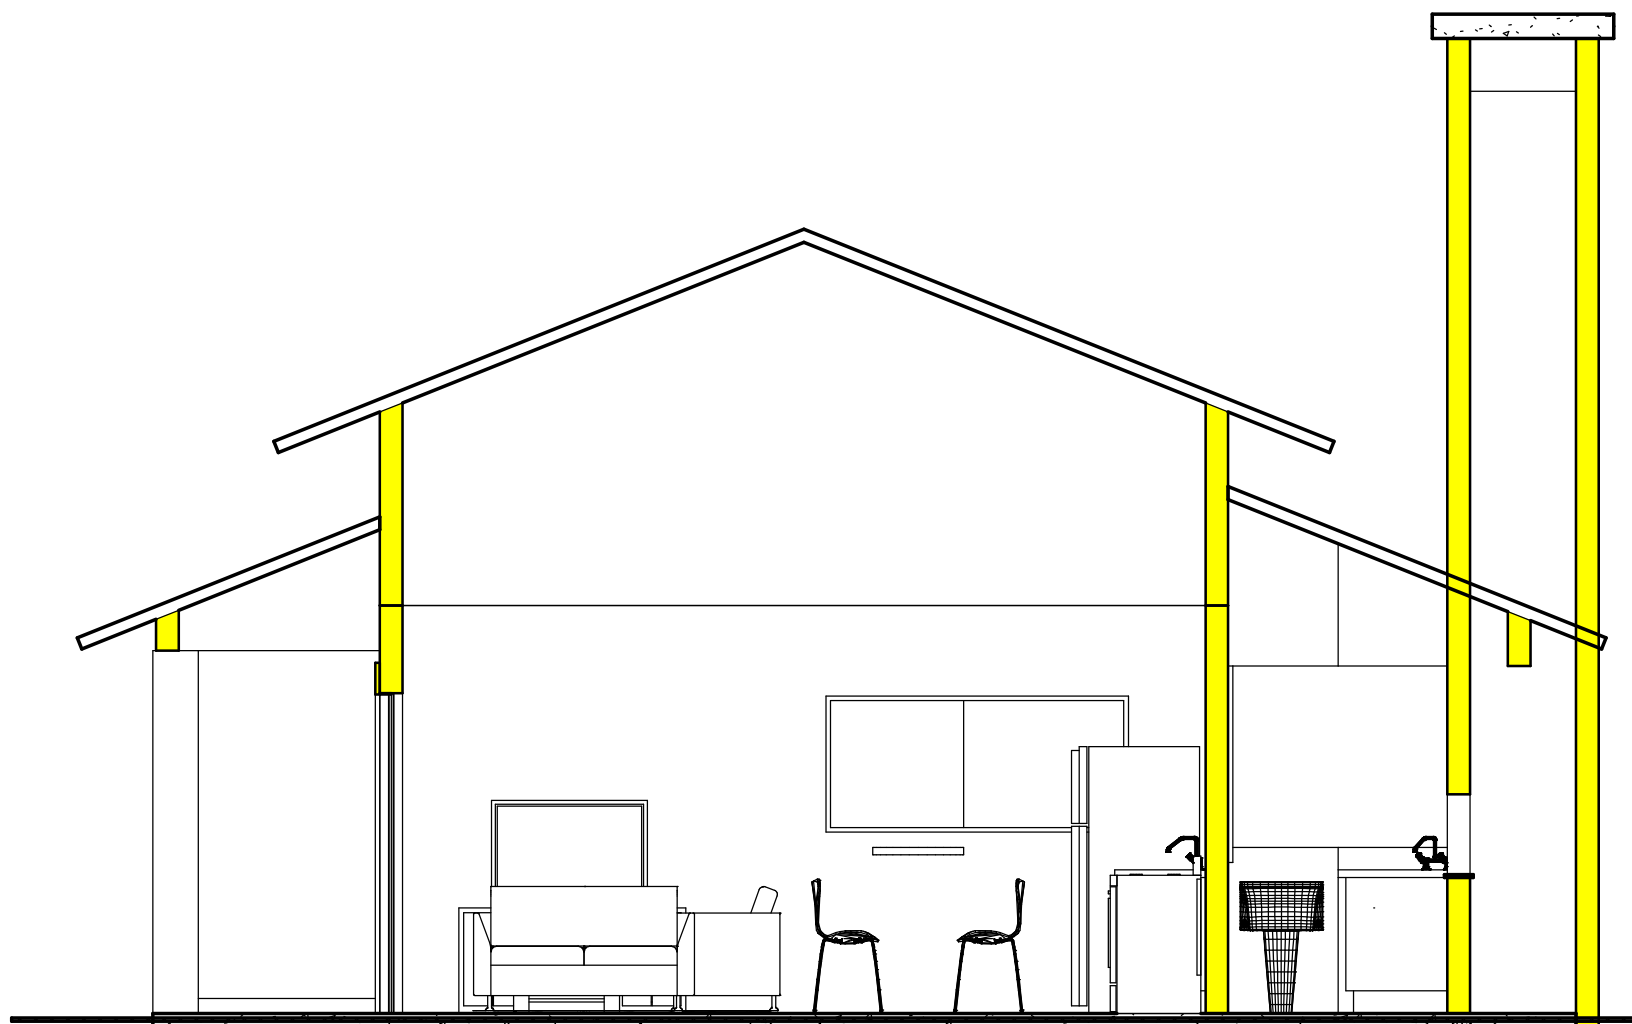

1

CORTE 01

1 : 50

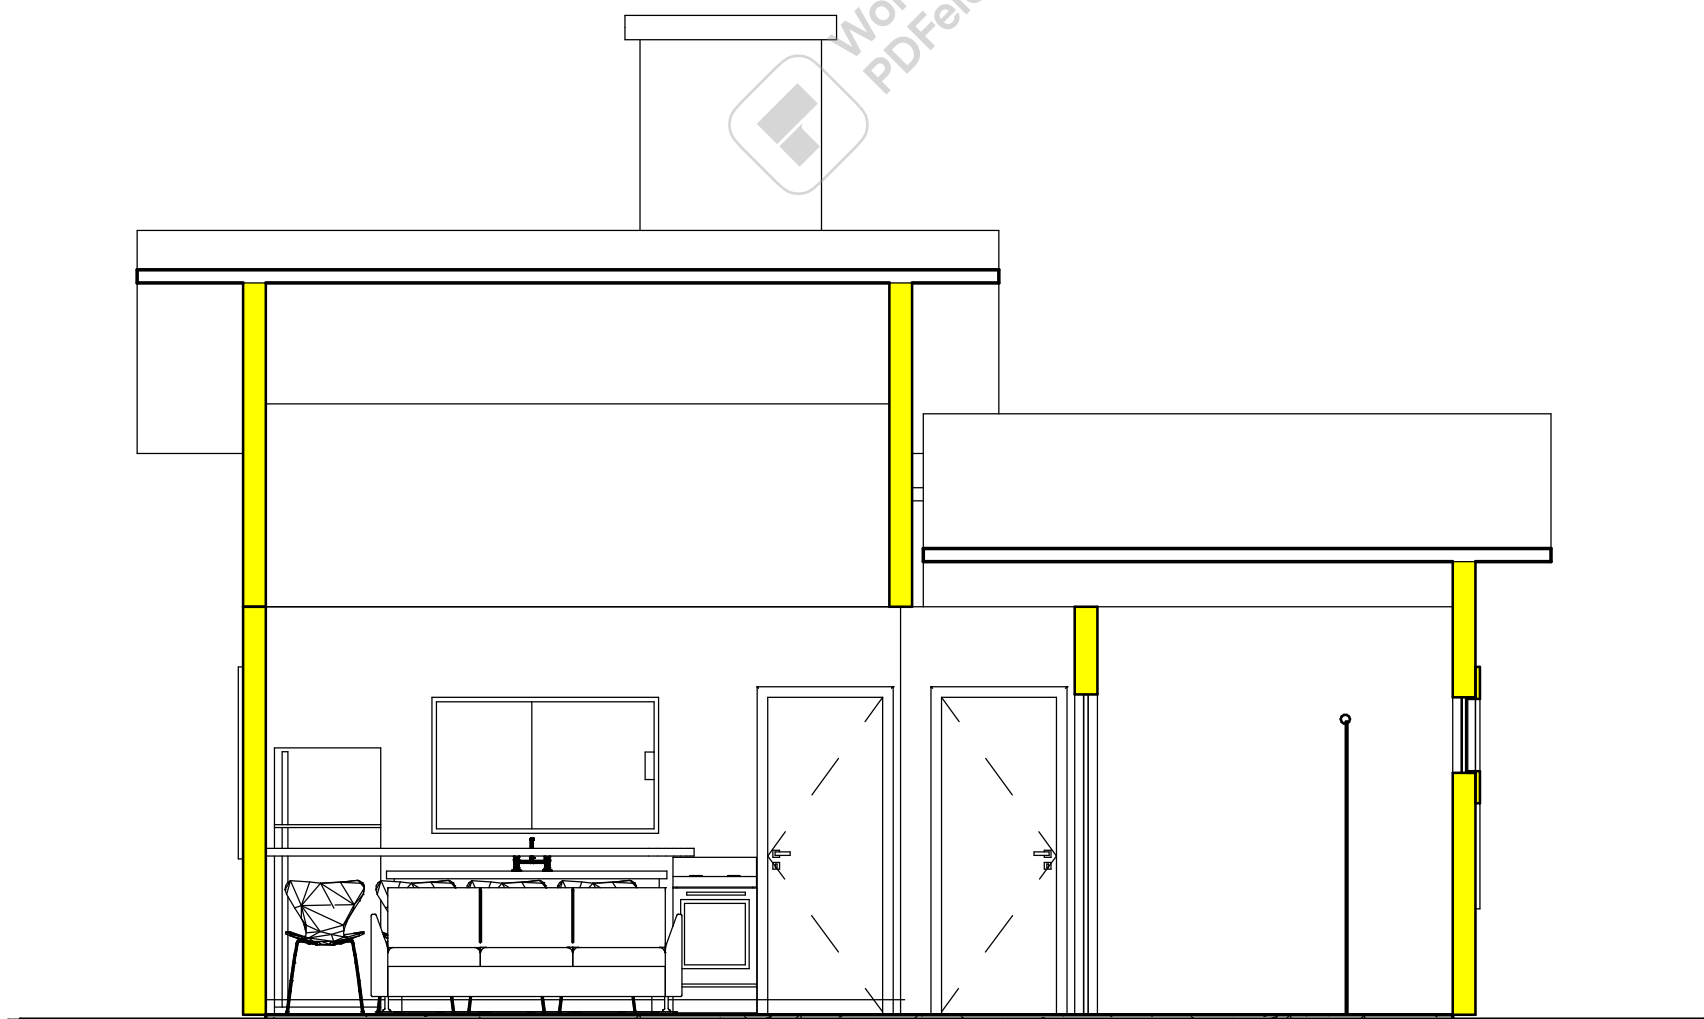

2

CORTE 02

1 : 50

PROJETO: ARQº. GUSTAVO BARRIVIERA - CREA 14.090/D-GO

OBRA: CHALÉS

PROPRIETÁRIO: ESTÂNCIA ÁGUAS DO ITIQUIRA

ASSUNTO: CORTE 01 E 02

ESCALA: 1 : 50

REVISÃO

DATA 20 DE NOVEMBRO DE 2009

DIREITOS AUTORAIS RESERVADOS - LEI 5194/66


ARQUIVO

073

PRANCHA

A102



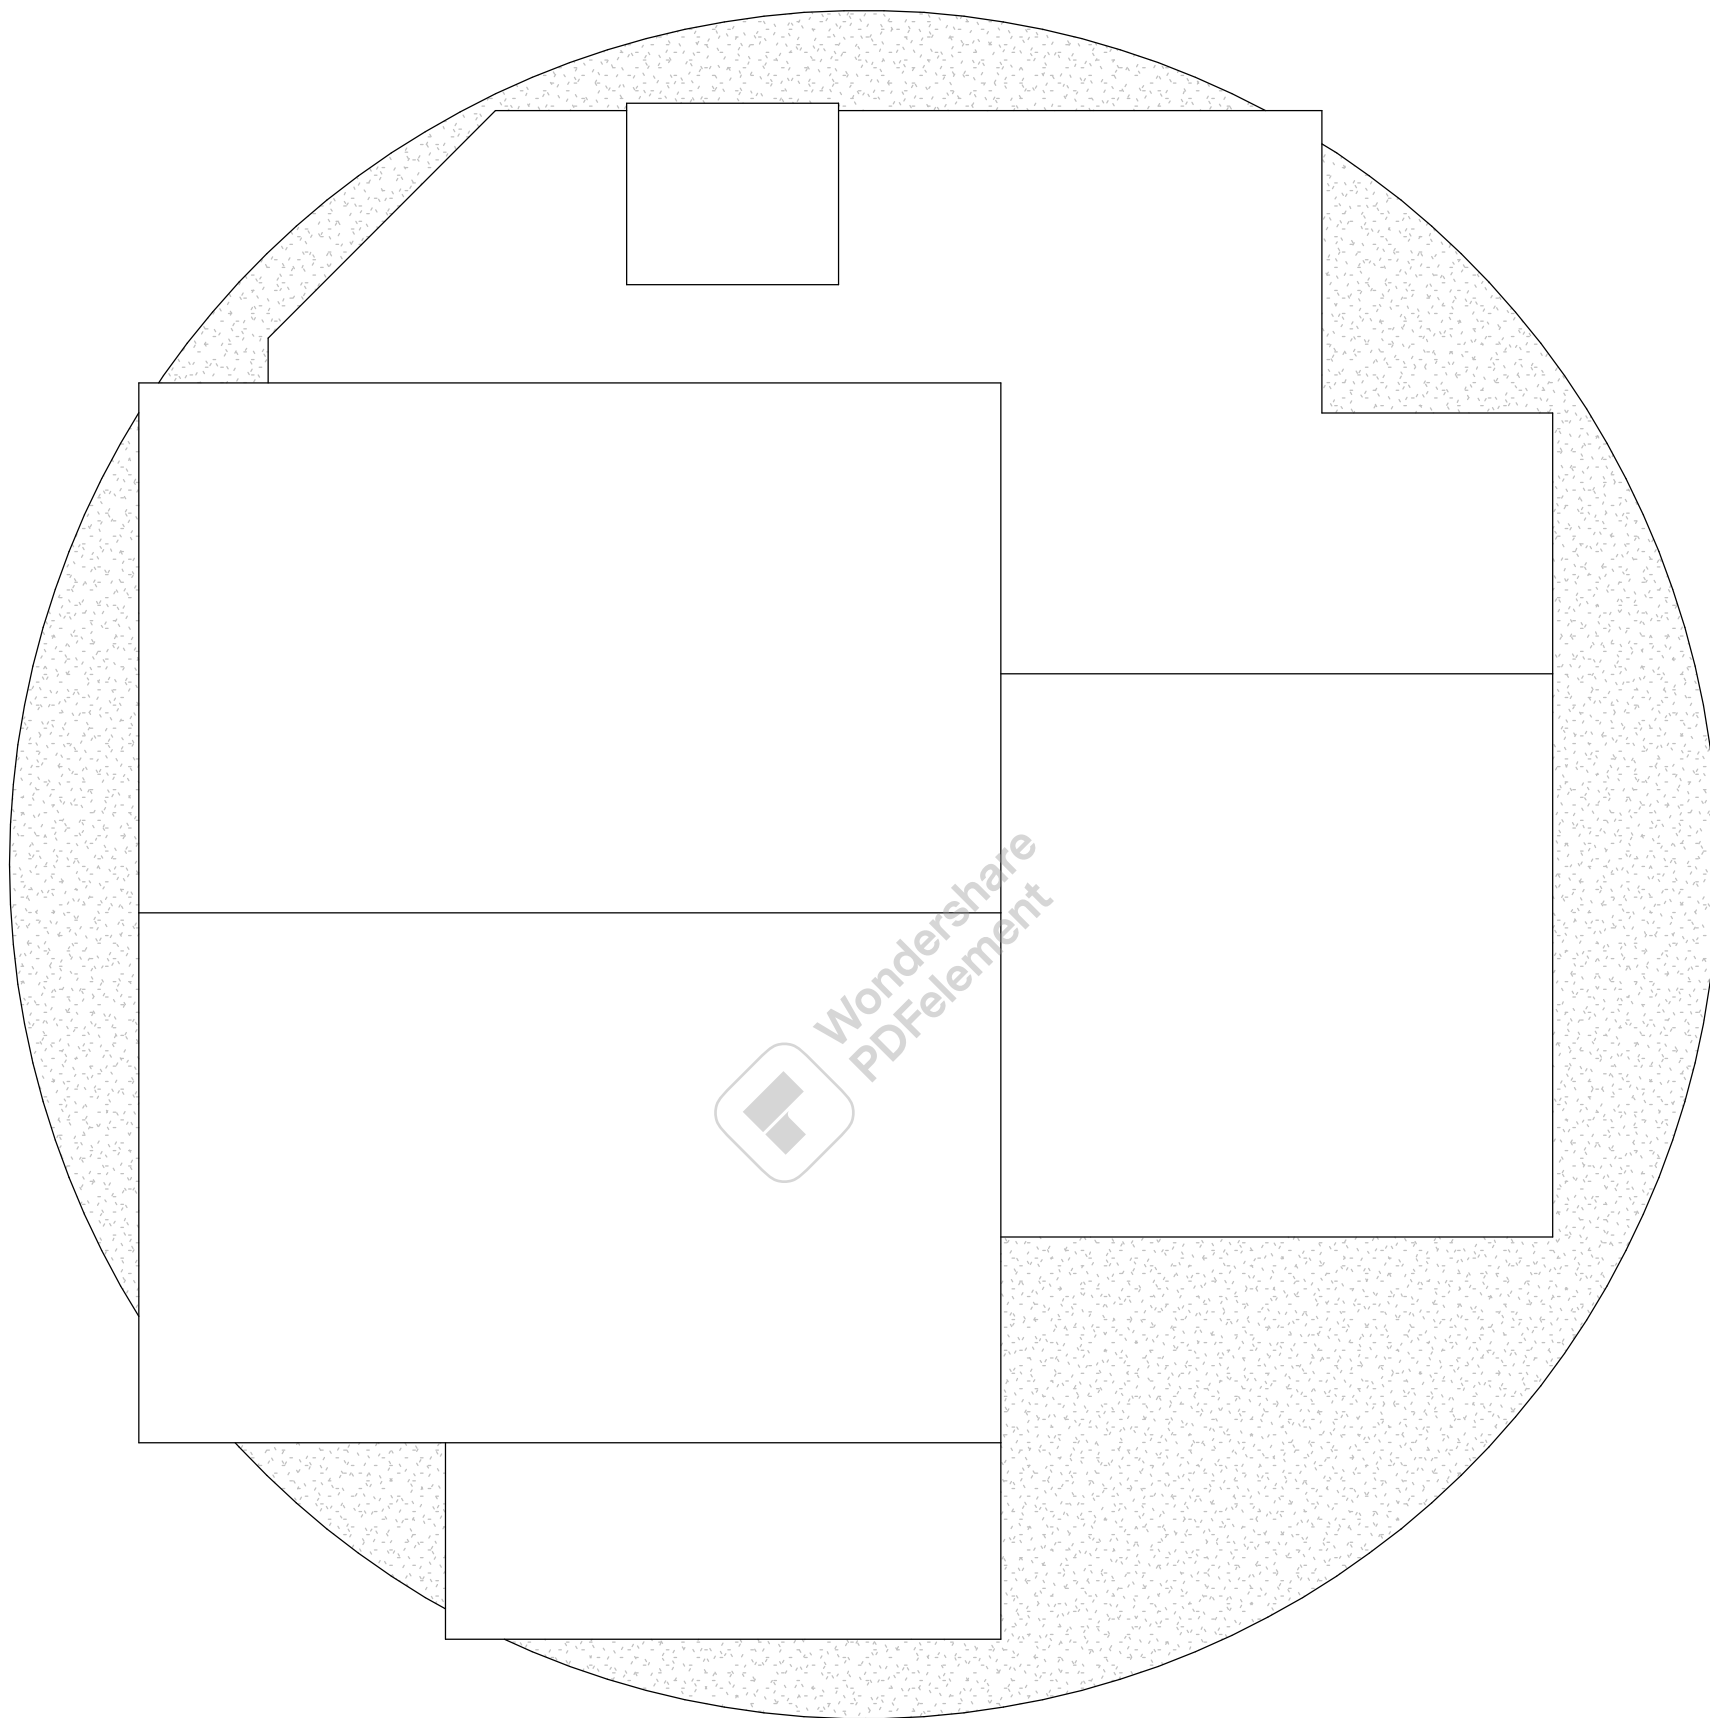

I

IMPLANTAÇÃO

1 : 50

PROJETO:	ARQº. GUSTAVO BARRIVIERA - CREA 14.090/D-GO	ARQUIVO	073
OBRA:	CHALÉS	REVISÃO	RI
PROPRIETÁRIO:	ESTÂNCIA ÁGUAS DO ITIQUIRA	DATA	20 DE NOVEMBRO DE 2009
ASSUNTO:	PLANTA DE COBERTURA	PRANCHA	A103
ESCALA:	1 : 50	DIREITOS AUTORAIS RESERVADOS - LEI 5194/66	

