

PLANTA BAIXA - OPÇÃO 04

1 : 50

PROJETO:	ARQ°. GUSTAVO BARRIVIERA - CREA 14.090/D-GO	ÁREA	26,44M²
OBRA:	CHALÉS	REVISÃO	RI
PROPRIETÁRIO:	ESTÂNCIA ÁGUAS DO ITIQUIRA	DATA	20 DE NOVEMBRO DE 2009
ASSUNTO:	PLANTA BAIXA - OPÇÃO 04		
ESCALA:	1 : 50	DIREITOS AUTORAIS RESERVADOS - LEI 5194/66	



ARQUIVO

073

PRANCHA


A101



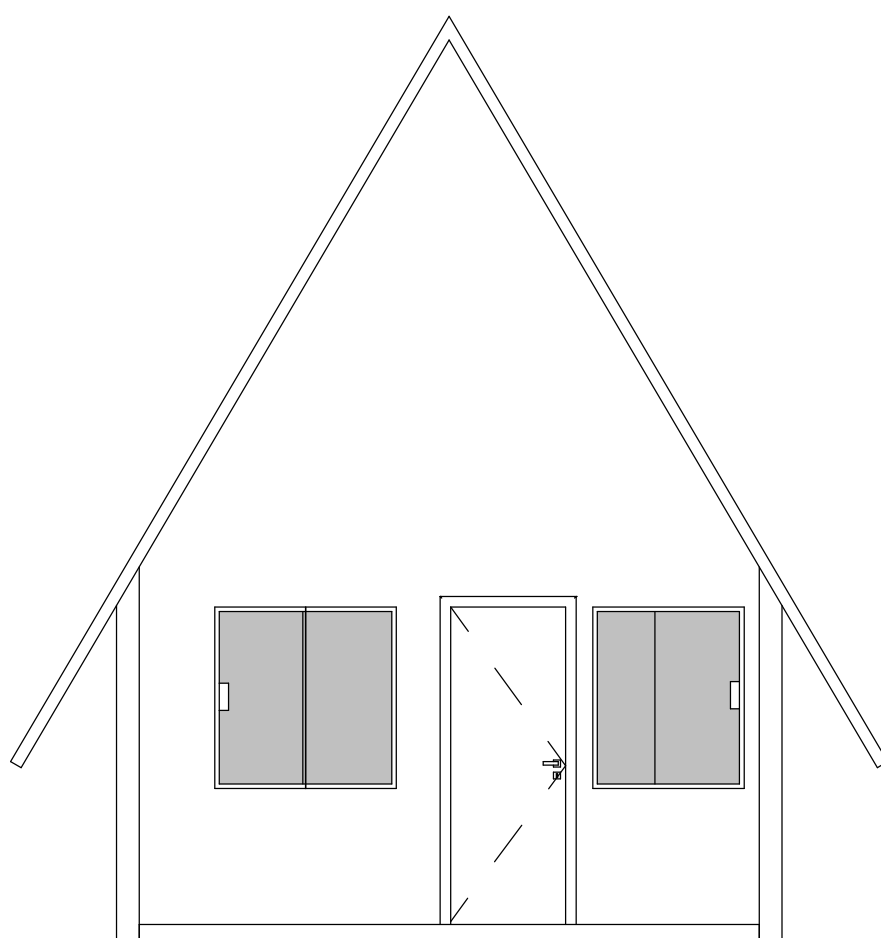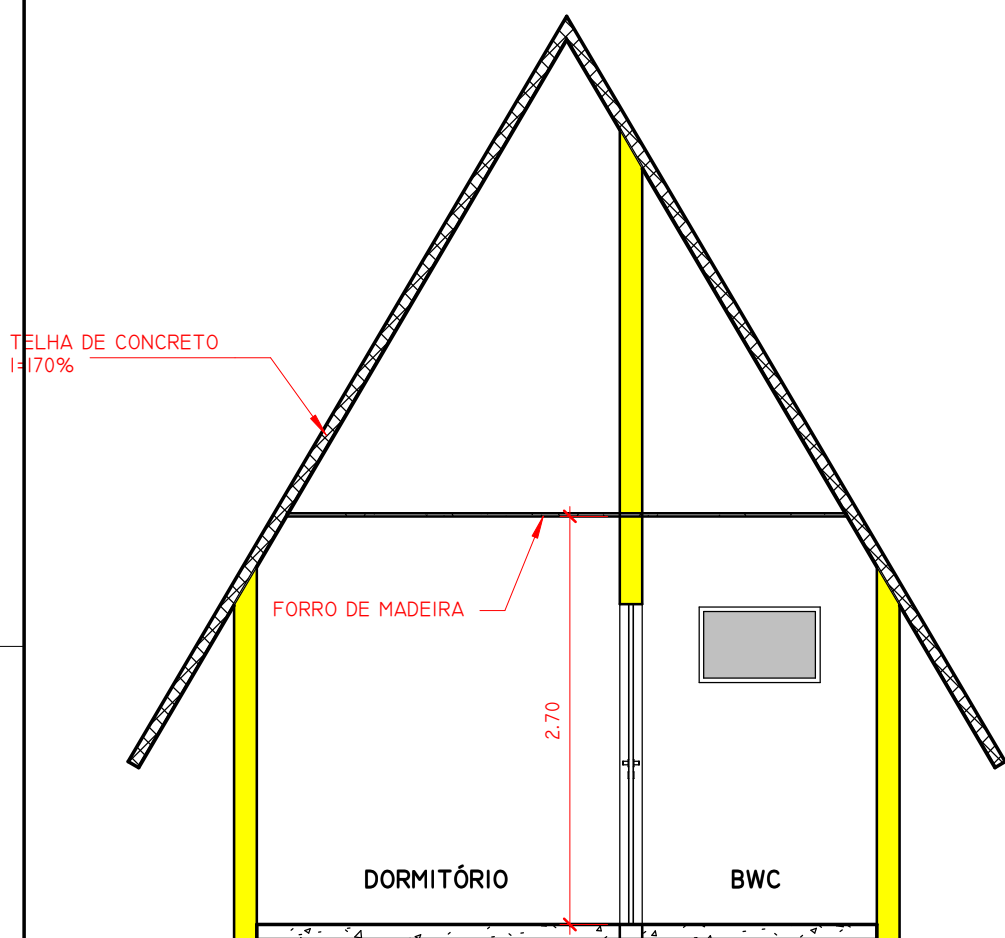

1 CORTE 01  
1 : 50

3 FACHADA PRINCIPAL  
1 : 50

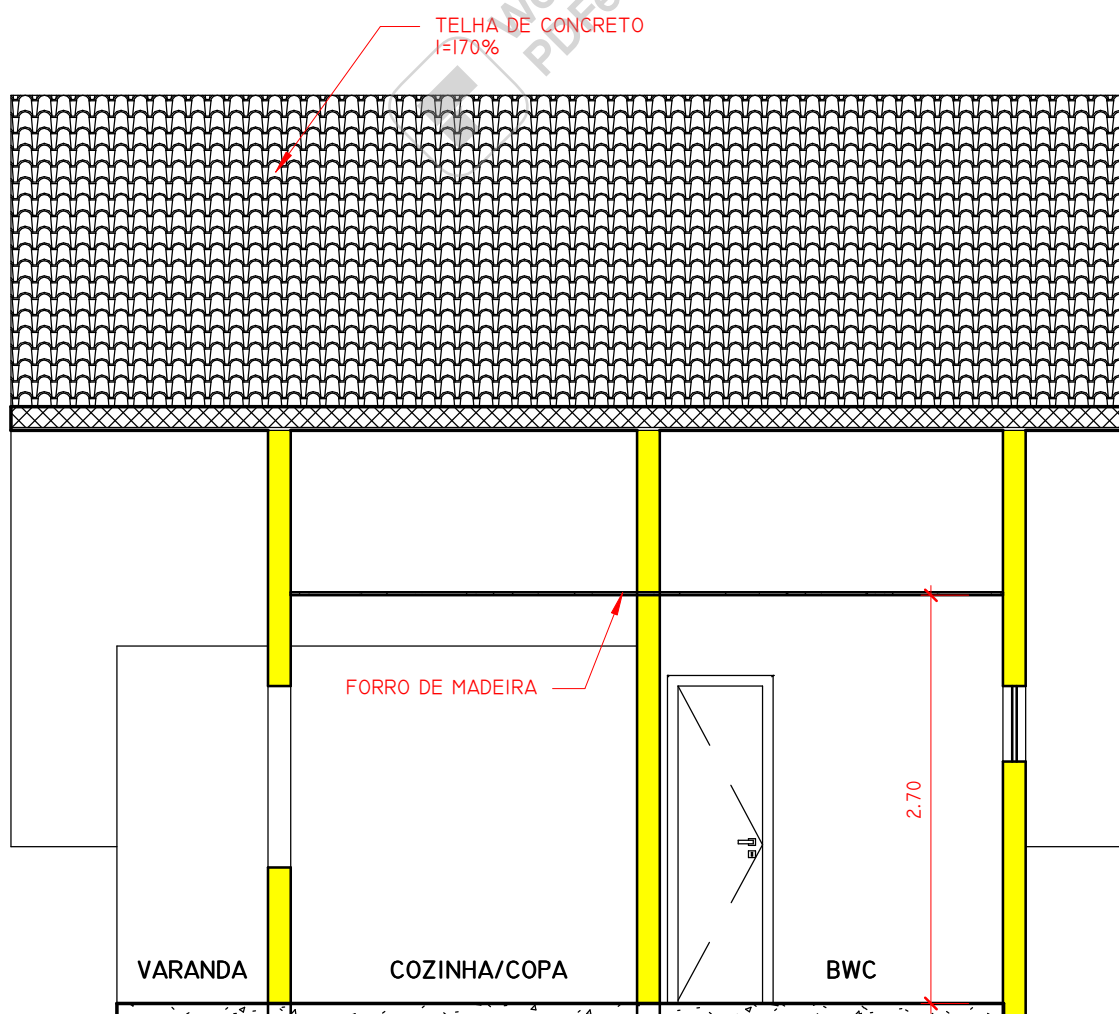

2 CORTE 02  
1 : 50

PROJETO: ARQº. GUSTAVO BARRIVIERA - CREA 14.090/D-GO

OBRA: CHALÉS

PROPRIETÁRIO: ESTÂNCIA ÁGUAS DO ITIQUIRA

ASSUNTO: CORTES E FACHADA

ESCALA: 1 : 50

REVISÃO

DATA 20 DE NOVEMBRO DE 2009

DIREITOS AUTORAIS RESERVADOS - LEI 5194/66

ARQUIVO

073

PRANCHA

A102

