



I PLANTA BAIXA - OPÇÃO 03  
I : 50

PROJETO:	ARQ°. GUSTAVO BARRIVIERA - CREA 14.090/D-GO	ÁREA	40,55M <sup>2</sup>
OBRA:	CHALÉS	REVISÃO	RI
PROPRIETÁRIO:	ESTÂNCIA ÁGUAS DO ITIQUIRA	DATA	20 DE NOVEMBRO DE 2009
ASSUNTO:	PLANTA BAIXA - OPÇÃO 03		
ESCALA:	I : 50	DIREITOS AUTORAIS RESERVADOS - LEI 5194/66	


ARQUIVO  
**073**  
PRANCHA  
**A101**

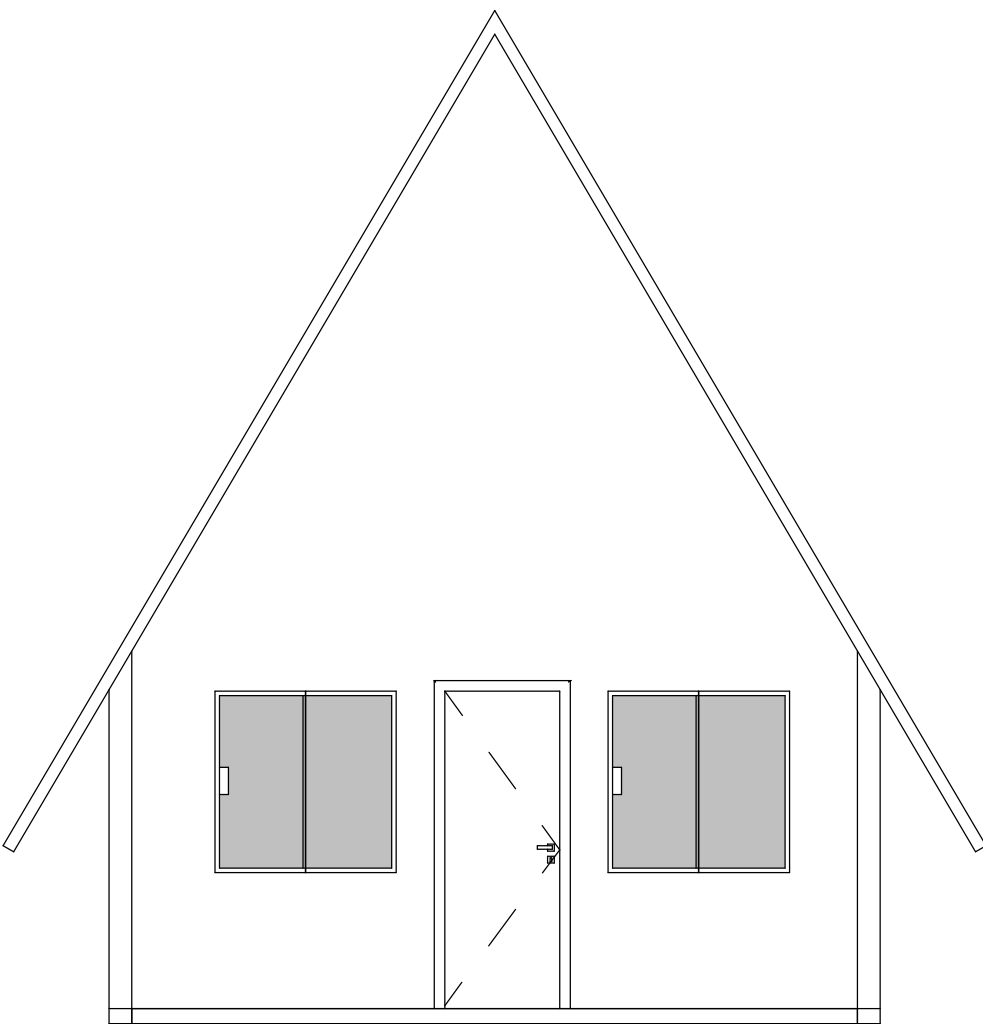

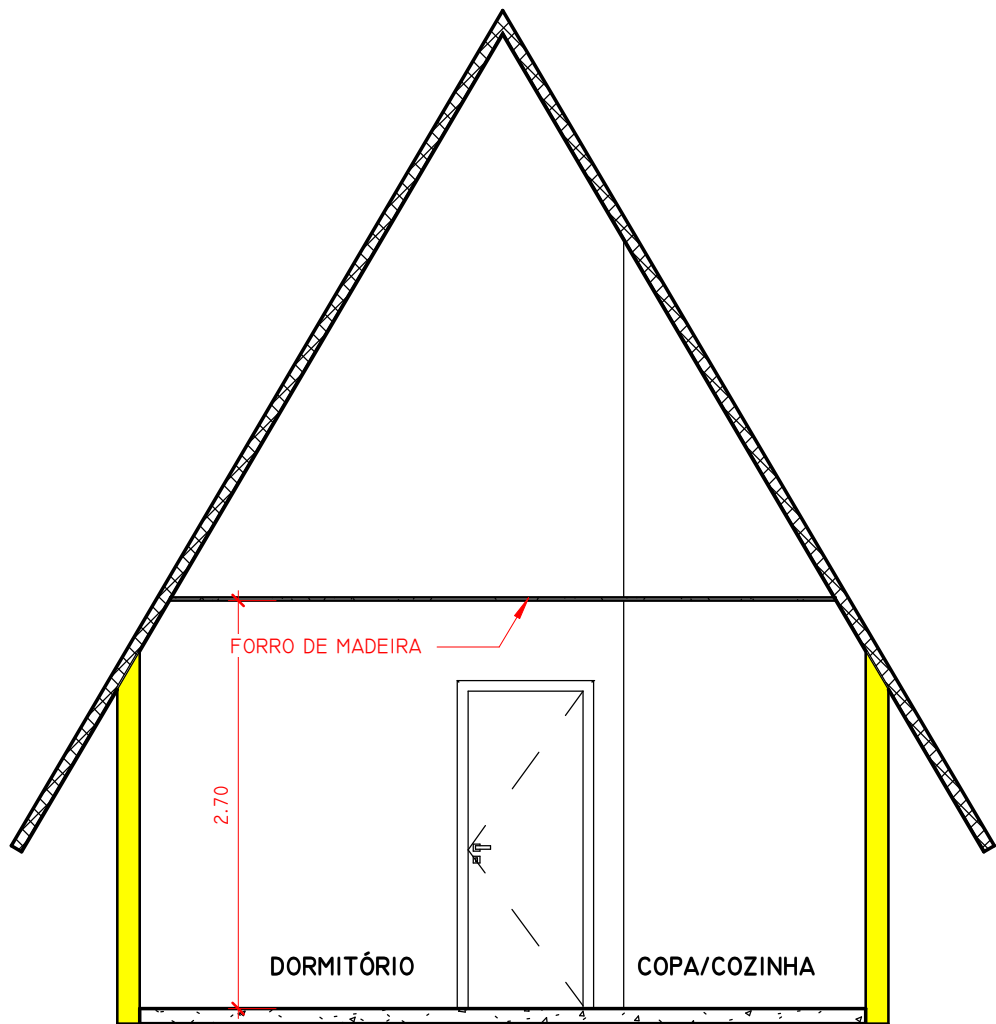

1 CORTE 01  
1 : 50

2 FACHADA PRINCIPAL  
1 : 50

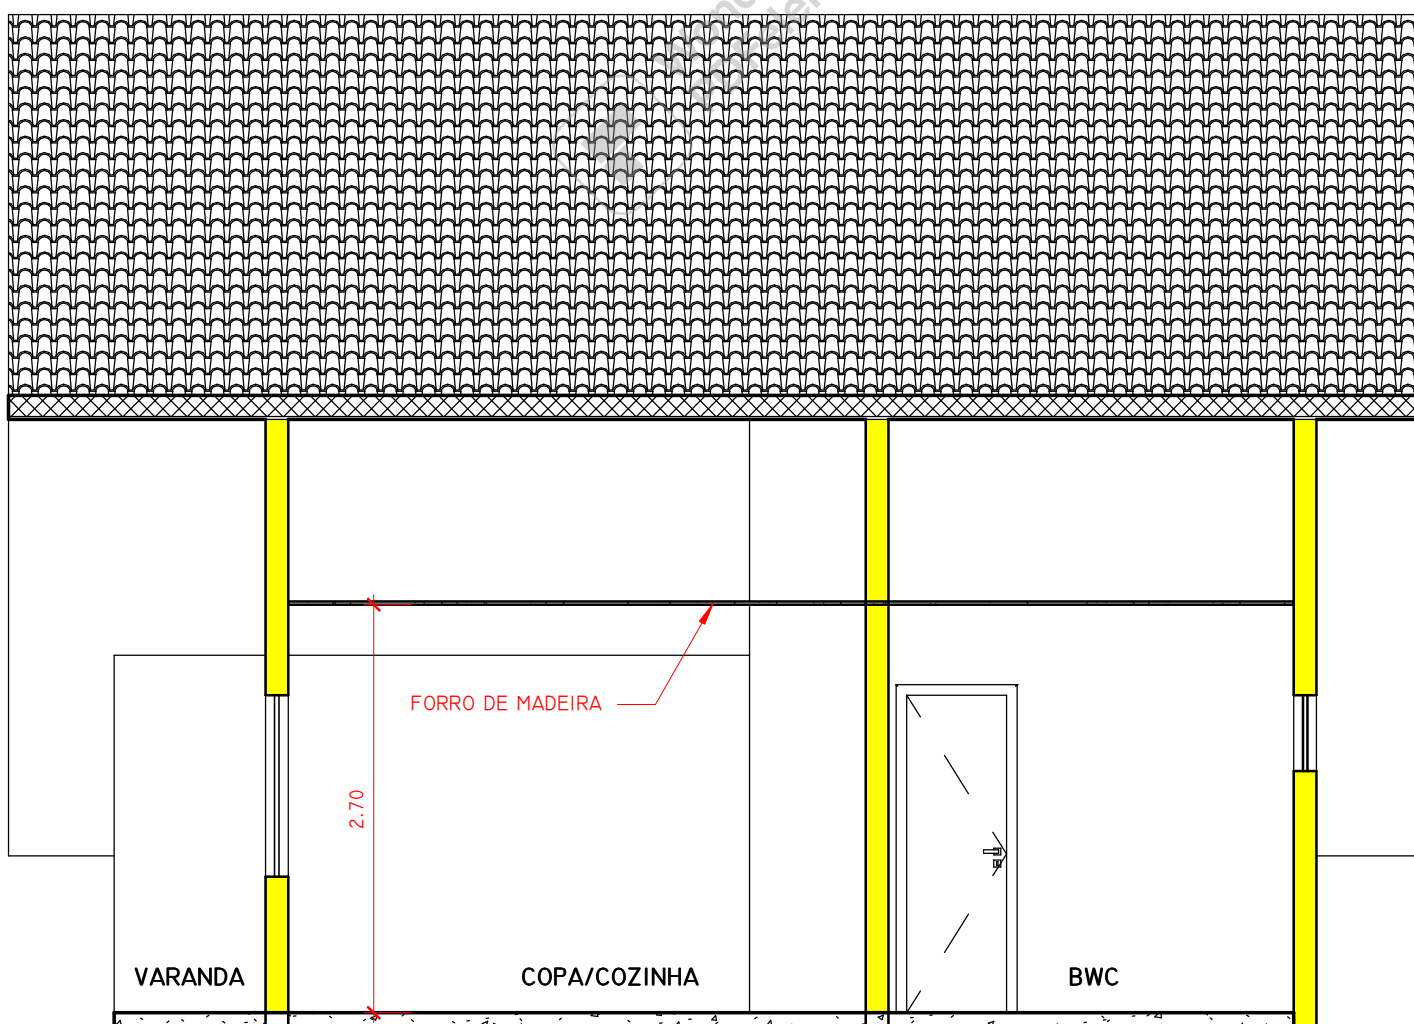

3 CORTE 02  
1 : 50

PROJETO: ARQº. GUSTAVO BARRIVIERA - CREA 14.090/D-GO  
 OBRA: CHALÉS  
 PROPRIETÁRIO: ESTÂNCIA ÁGUAS DO ITIQUIRA  
 ASSUNTO: CORTES E FACHADA  
 ESCALA: 1 : 50

ARQUIVO  
 REVISÃO RI 073  
 DATA 20 DE NOVEMBRO DE 2009  
 PRANCHA  
 DIREITOS AUTORAIS RESERVADOS - LEI 5194/66

ARQUIVO  
 RI 073  
 PRANCHA  
 A102

